


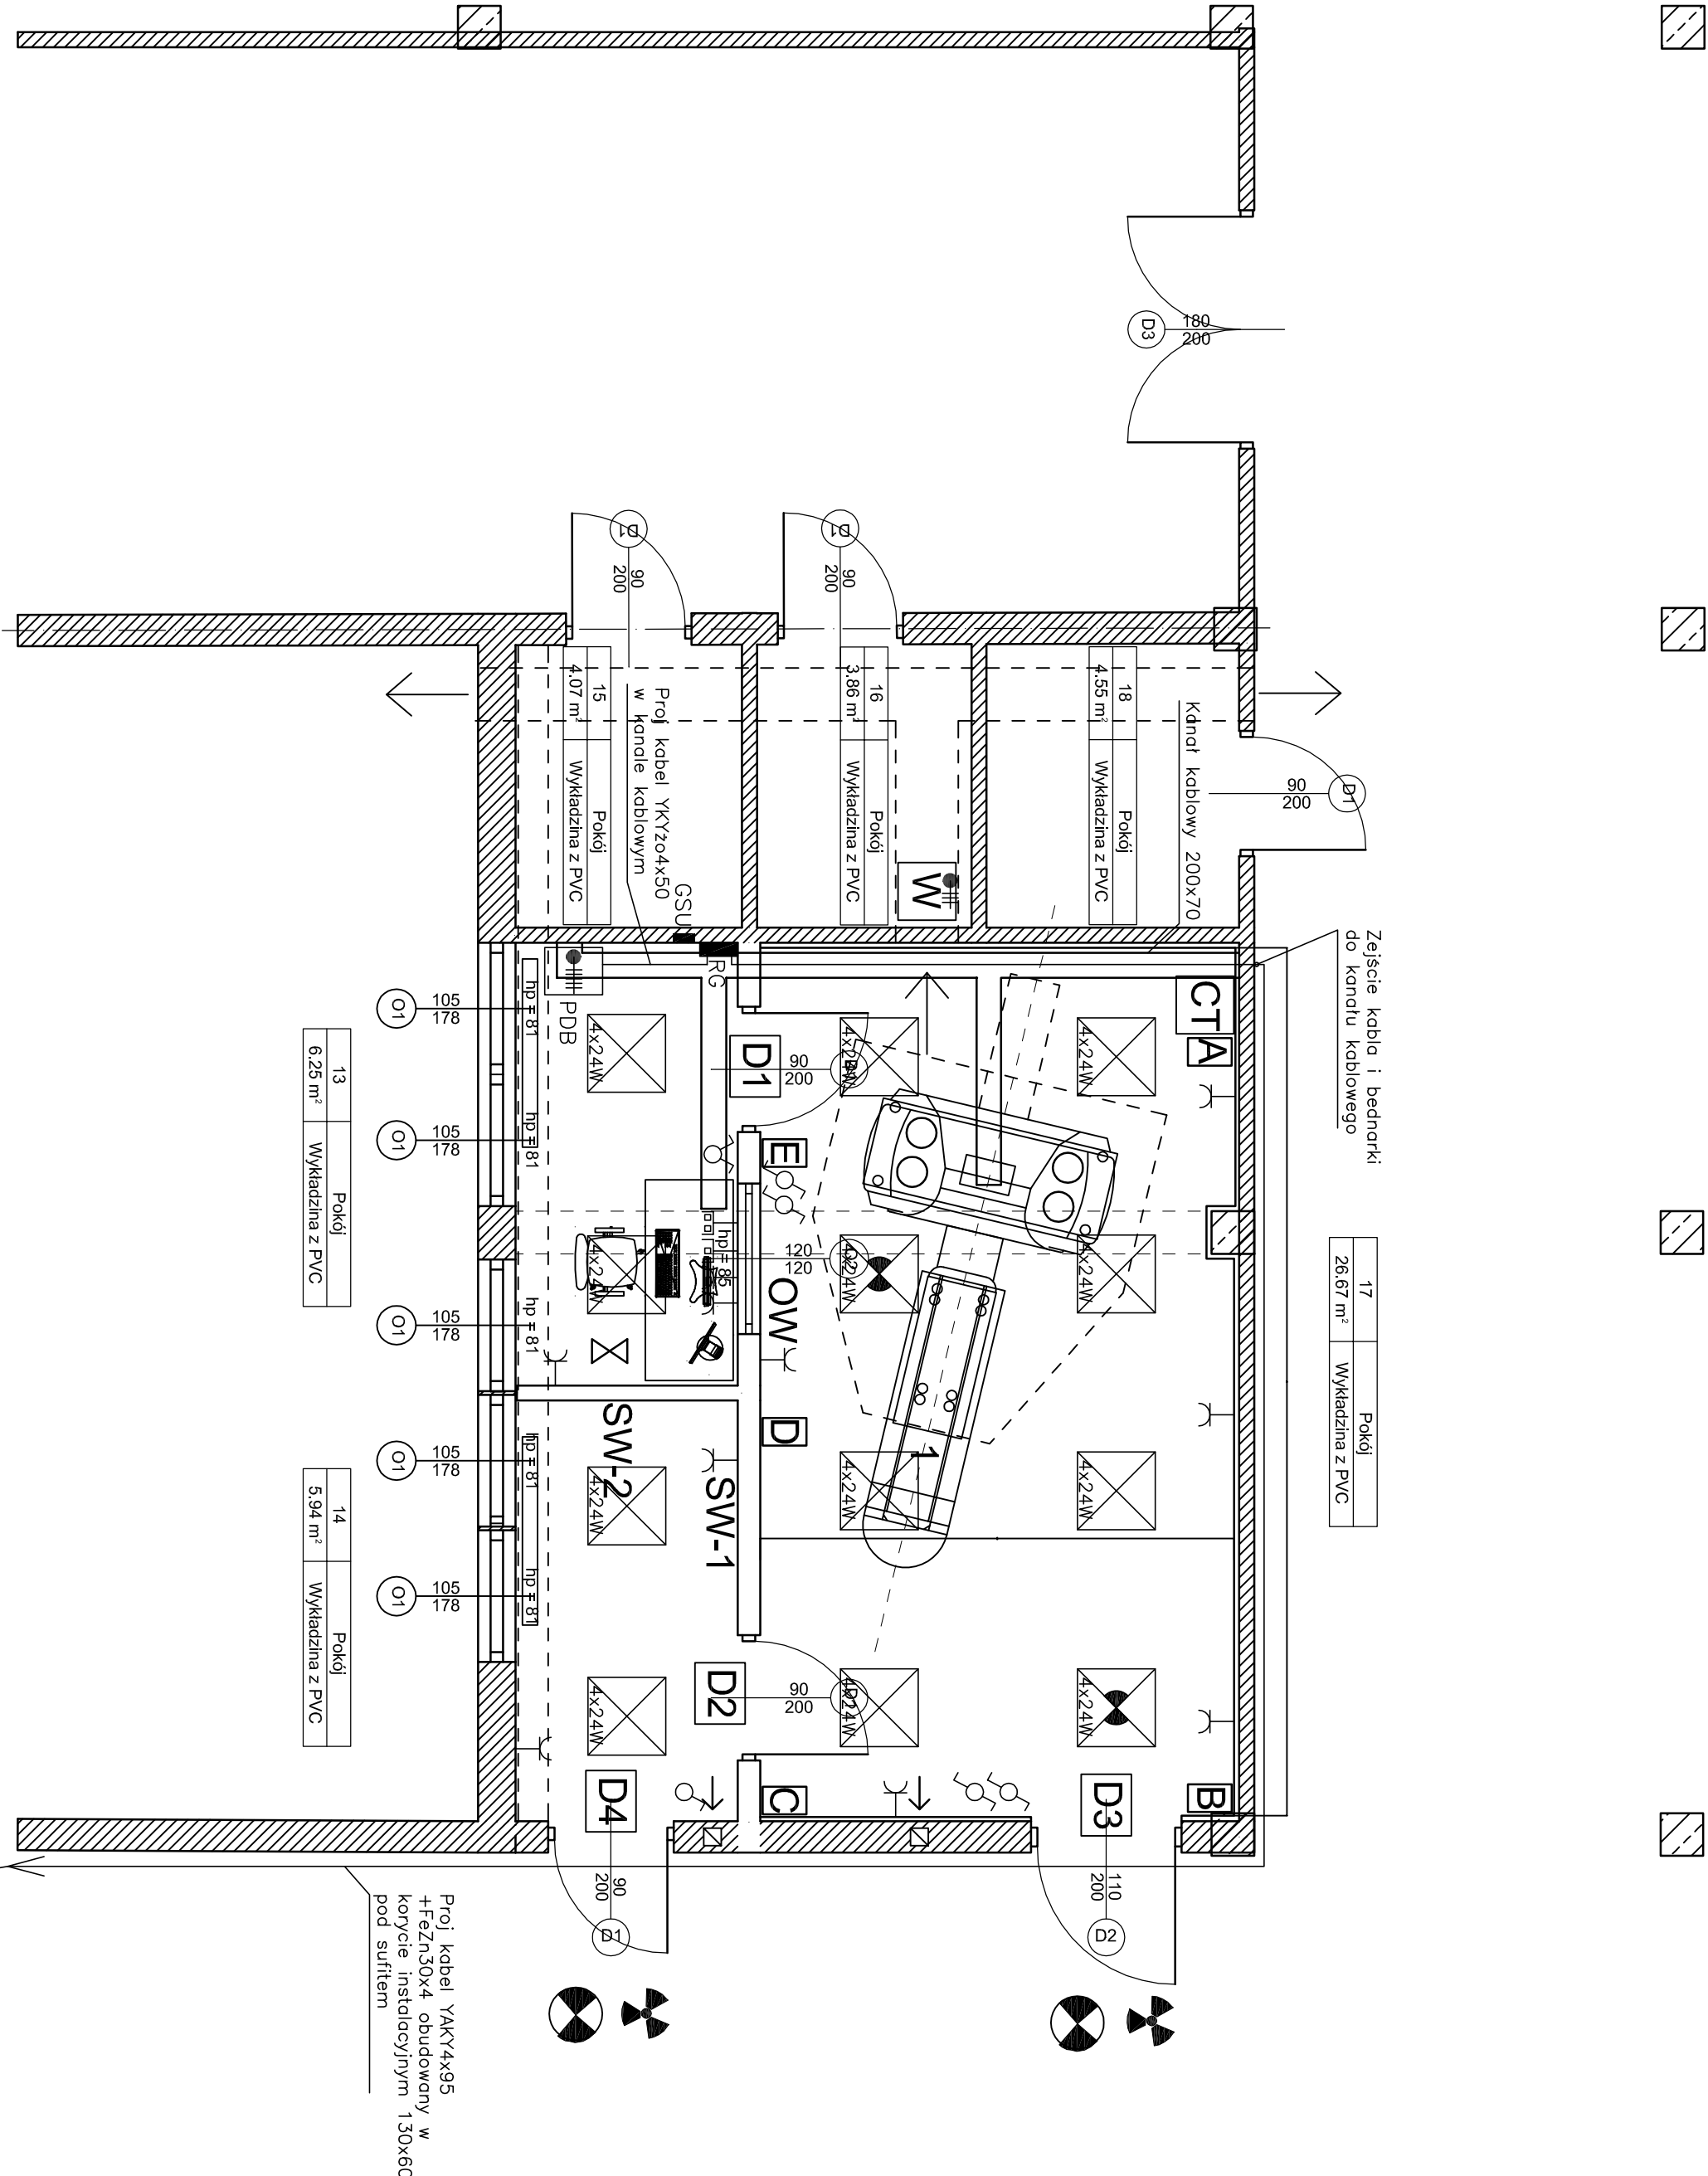

1 - DIAGNOSTYCZNY APARAT TOMOGRAFU KOMPUTEROWEGO

D1 - DRZWI GOTOWE, OCHRONNE O RÓWNOWAŻNIKU OŁOWIU 2,5mmPb

D2 - DRZWI GOTOWE, OCHRONNE O RÓWNOWAŻNIKU OŁOWIU 2,0mmPb

D3 - DRZWI GOTOWE, OCHRONNE O RÓWNOWAŻNIKU OŁOWIU 1,0mmPb

OW - OKNO WEWNĘTRZNE O RÓWNOWAŻNIKU OŁOWIU 2,5 mmPb

⚡ - TABLICA INFORMACYJNA DO OZNAKOWANIA PRACOWNI TOMOGRAFU (zasilanie z szafy PDB)

⚡ - LAMPKA SYGNALIZACYJNA (zasilanie z szafy PDB)

⚡ - SYGNALIZACJA GŁOSOWA

W - WENTYLATOR

CT - CZUJNIK TEMPERATURY

PDB - SZAFKA STERUJĄCA TK (wg. odrębnego opracowania GE)

- LEGENDA:
- Rozdzielnica główna (np. XL3 400)
 - RG — Główna szyna uzziemienia
 - GSU — Oprawa świetłkowa 4x24W nosułkowa z osłoną mikropromytniczną (np. Rubin Clean)

- Oprawa wyposażona w moduł oświetlenia awaryjnego z podtrzymaniem baterijnym świecenia zapewniającym co najmniej 1-godz. świecenie oprawy po zaniku napięcia zasilania podstawowego. Zaliczanie awaryjne – autonomicznie.
- Łącznik instalacyjny 1-biegunowy
- Łącznik instalacyjny schodowy
- Łącznik instalacyjny świecznikowy
- Gniazdo wtyczkowe jednofazowe podwójne 16A/230V
- Gniazdo sieciowe 2xRJ45 (instalację prowadzić skrętką FTP kat.7 w peszłach Ø20)
- Gniazdo telefoniczne 1xRJ11
- Wypust jednofazowy
- Wypust trójfazowy

- UWAGI:
- Obwody oświetlenia wykonane przewodami YDYpzo 3(4)x1,5mm², p/t.
 - Obwody gniazd wtyczkowych wykonane przewodami YDYpzo 3x2,5mm², p/t.
 - W pomieszczeniach wilgotnych zastosować osprzęt w wykonaniu hermetycznym.
 - Typ przewodów i sposób podłączenia do tablicy zabezpieczeń–wg schematów ideowych.
 - Miejsce i wysokość instalowania gniazd i łączników ustalić na roboczo podczas wykonawstwa, zgodnie z aranżacją pomieszczeń.
 - W obiekcie wykonać główną szynę uzziemienia (GSU). GSU przyłączyć do instalacji uzziemienia budynku. Zalecana wartość rezystancji uzziemienia Z0.
 - Całość prac wykonać zgodnie z obowiązującymi przepisami i normami. Po wykonaniu prac należy dokonać odpowiednich pomiarów, a ich protokolarne wyniki dołączyć do dokumentacji powykonawczej.

PROJEKT BUDOWLANY PRZEBUDOWY POMIESZCZENIA
DLA POTRZEB PRACOWNI TOMOGRAFII KOMPUTEROWEJ
W MIEJSKIEJ PRZYZCHODNI " WIDZEW "

INWESTOR
MIEJSKA PRZYZCHODNIA "WIDZEW"
92-332 ŁÓDŹ, UL. PIŁSUDSKIEGO 157

BRANŻA: ELEKTRYCZNA RZUT PARTERU SKALA 1 : 50
E-01: PLAN INSTALACJI ELEKTRYCZNEJ

PROJEKTANT MGR INŻ. JACEK FRYDRYSIAK
UPR.BUD. NR 617/94/WŁ